


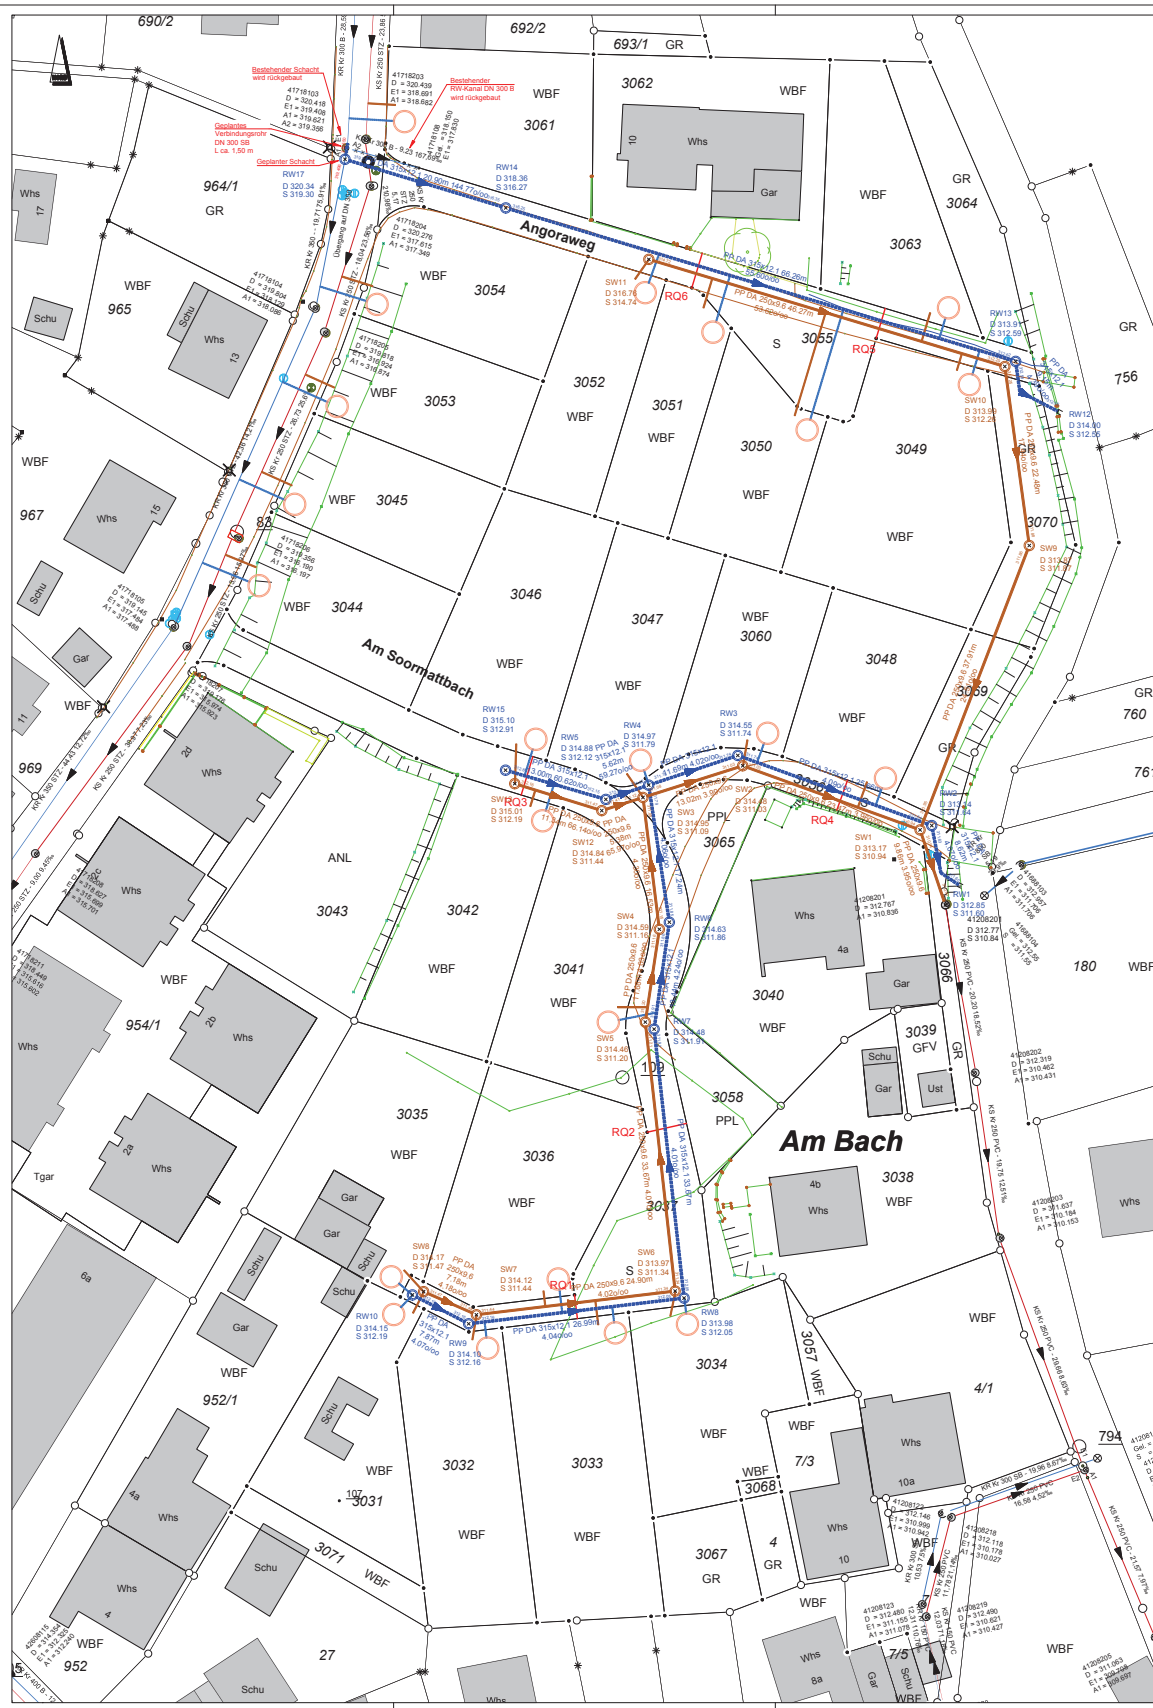

Zeichenerklärung:

- Schmutzwasserkanal Bestand
- Regenwasserkanal Bestand
- Wasserversorgung Bestand
- Unterflurhydrant Bestand
- Schmutzwasserkanal mit Hausanschluss Planung
- Regenwasserkanal mit Hausanschluss Planung
- Wasserversorgung mit Hausanschluss Planung
- Unterflurhydrant Planung
- Straßenaufbau Planung
- Straßenaufbau Bestand
- Retentionsplanungsplanung
AI = 1.44 m, VK = mind. 2 m pro 100 m lfd. Abz. - QD = 1.6 l/s werden durch Grundstücksentwässerung versetzt

Index	Änderung	Datum	Name

Stadt Lörrach
Stadtteil Hauingen

Erschließung
Baugebiet "Am Soormattbach"
Abwasserentsorgung

Entwurf

Ingenieurbüro Himmelsbach + Scheurer Beratende Ingenieure PartG mbB		Maßstab: 1:250 Blattgröße: 780x850	
Anlage 2.3	Blatt Nr. 1	Projekt Nr.: 51-18-1	Client: B. Soormattbach-Unt. d. EP
Lageplan Kanalisation		Datum	Name
Der Antragsteller:		Gezeichnet	16.01.2019 Kiefer
Der Planer:		Geprüft	17.01.2019 Himmelsbach
Himmelsbach + Scheurer Beratende Ingenieure PartG mbB Hauhinstraße 44 78131 Lörrach Tel. 078313644-0 Fax 3644-36 www.himmelsbach-scheurer.de		Mülheim, 22. Februar 2019	